



SCHEMA SISTEMA FOGNARIO\_ scala 1:200

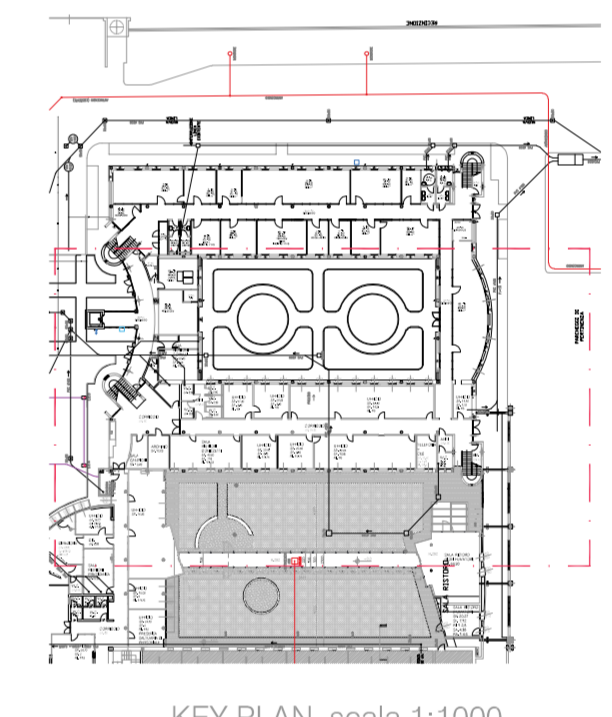

KEY PLAN\_ scala 1:1000

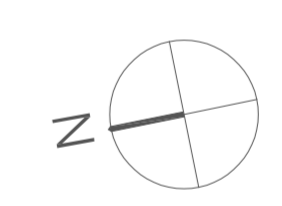

REV. DATA. DATA		DESCRIZIONE / DESCRIPZION.	IL RICHIEDENTE	IL PROGETTISTA
<p><b>L22 DEGW</b>            L22 - DEGW s.p.a. s.p.a. s.p.a.            Via Lombrardini, 22 - 20143 Milano, Italia            Tel. +39 02 36101000 - Fax +39 02 36101001            info@degw.it            Capitale sociale Euro 100.000.000,00            C.F. 01744100158 - P.I.E.A. 1617089            Sistema di gestione qualità conforme alla UNI EN ISO 9001:2008. Certificato N. 02 101 001784 TCV Italia.</p>				
<p>COMMITTENTE / CLIENT: Tetra Pak Carta S.p.A.</p>				
<p>PROGETTO / PROJECT: Nuovi Uffici Tetra Pak Rubiera, Viale della Resistenza 56/A (MO)</p>				
<p>PROGETTISTA / DESIGNER: Lombardini S.p.A. - Arch. Marco Amosio Incar. Ord. degli Architetti di Torino n°4157 Via Lombardini, 22 20143 Milano tel.02.36096200 mail: ufficio.technical@degw.it</p>				
<p>OGGETTO / OBJECT: Istanza Preventiva di Conferenza di Servizi</p>				
<p>TITOLO / DESCRIPTION: Pianta piano terra Schema sistema fognario</p>				
<p>DISEGNATO DA: MCA/MBM</p>	<p>CONTROLLATO DA: CSO</p>	<p>DATA / DATE: 29/10/2018</p>	<p>SCALA / SCALE: 1:200</p>	<p>DATA REV.:</p>
<p>FORMAT: NOME FILE / FILE NAME: A1_1317_schema_fognario</p>		<p>COMMESSA / JOB: 1317</p>	<p>TAVOLA / DRAWING: <b>AC-0007</b></p>	



Comune di Rubiera  
Prov. di Reggio Emilia  
L'originale del presente documento è generato  
tramite P.E.C. agli atti comunali in data  
13/11/2018, prot. n. 1317/18