



KEY PLAN\_ scala 1:1000

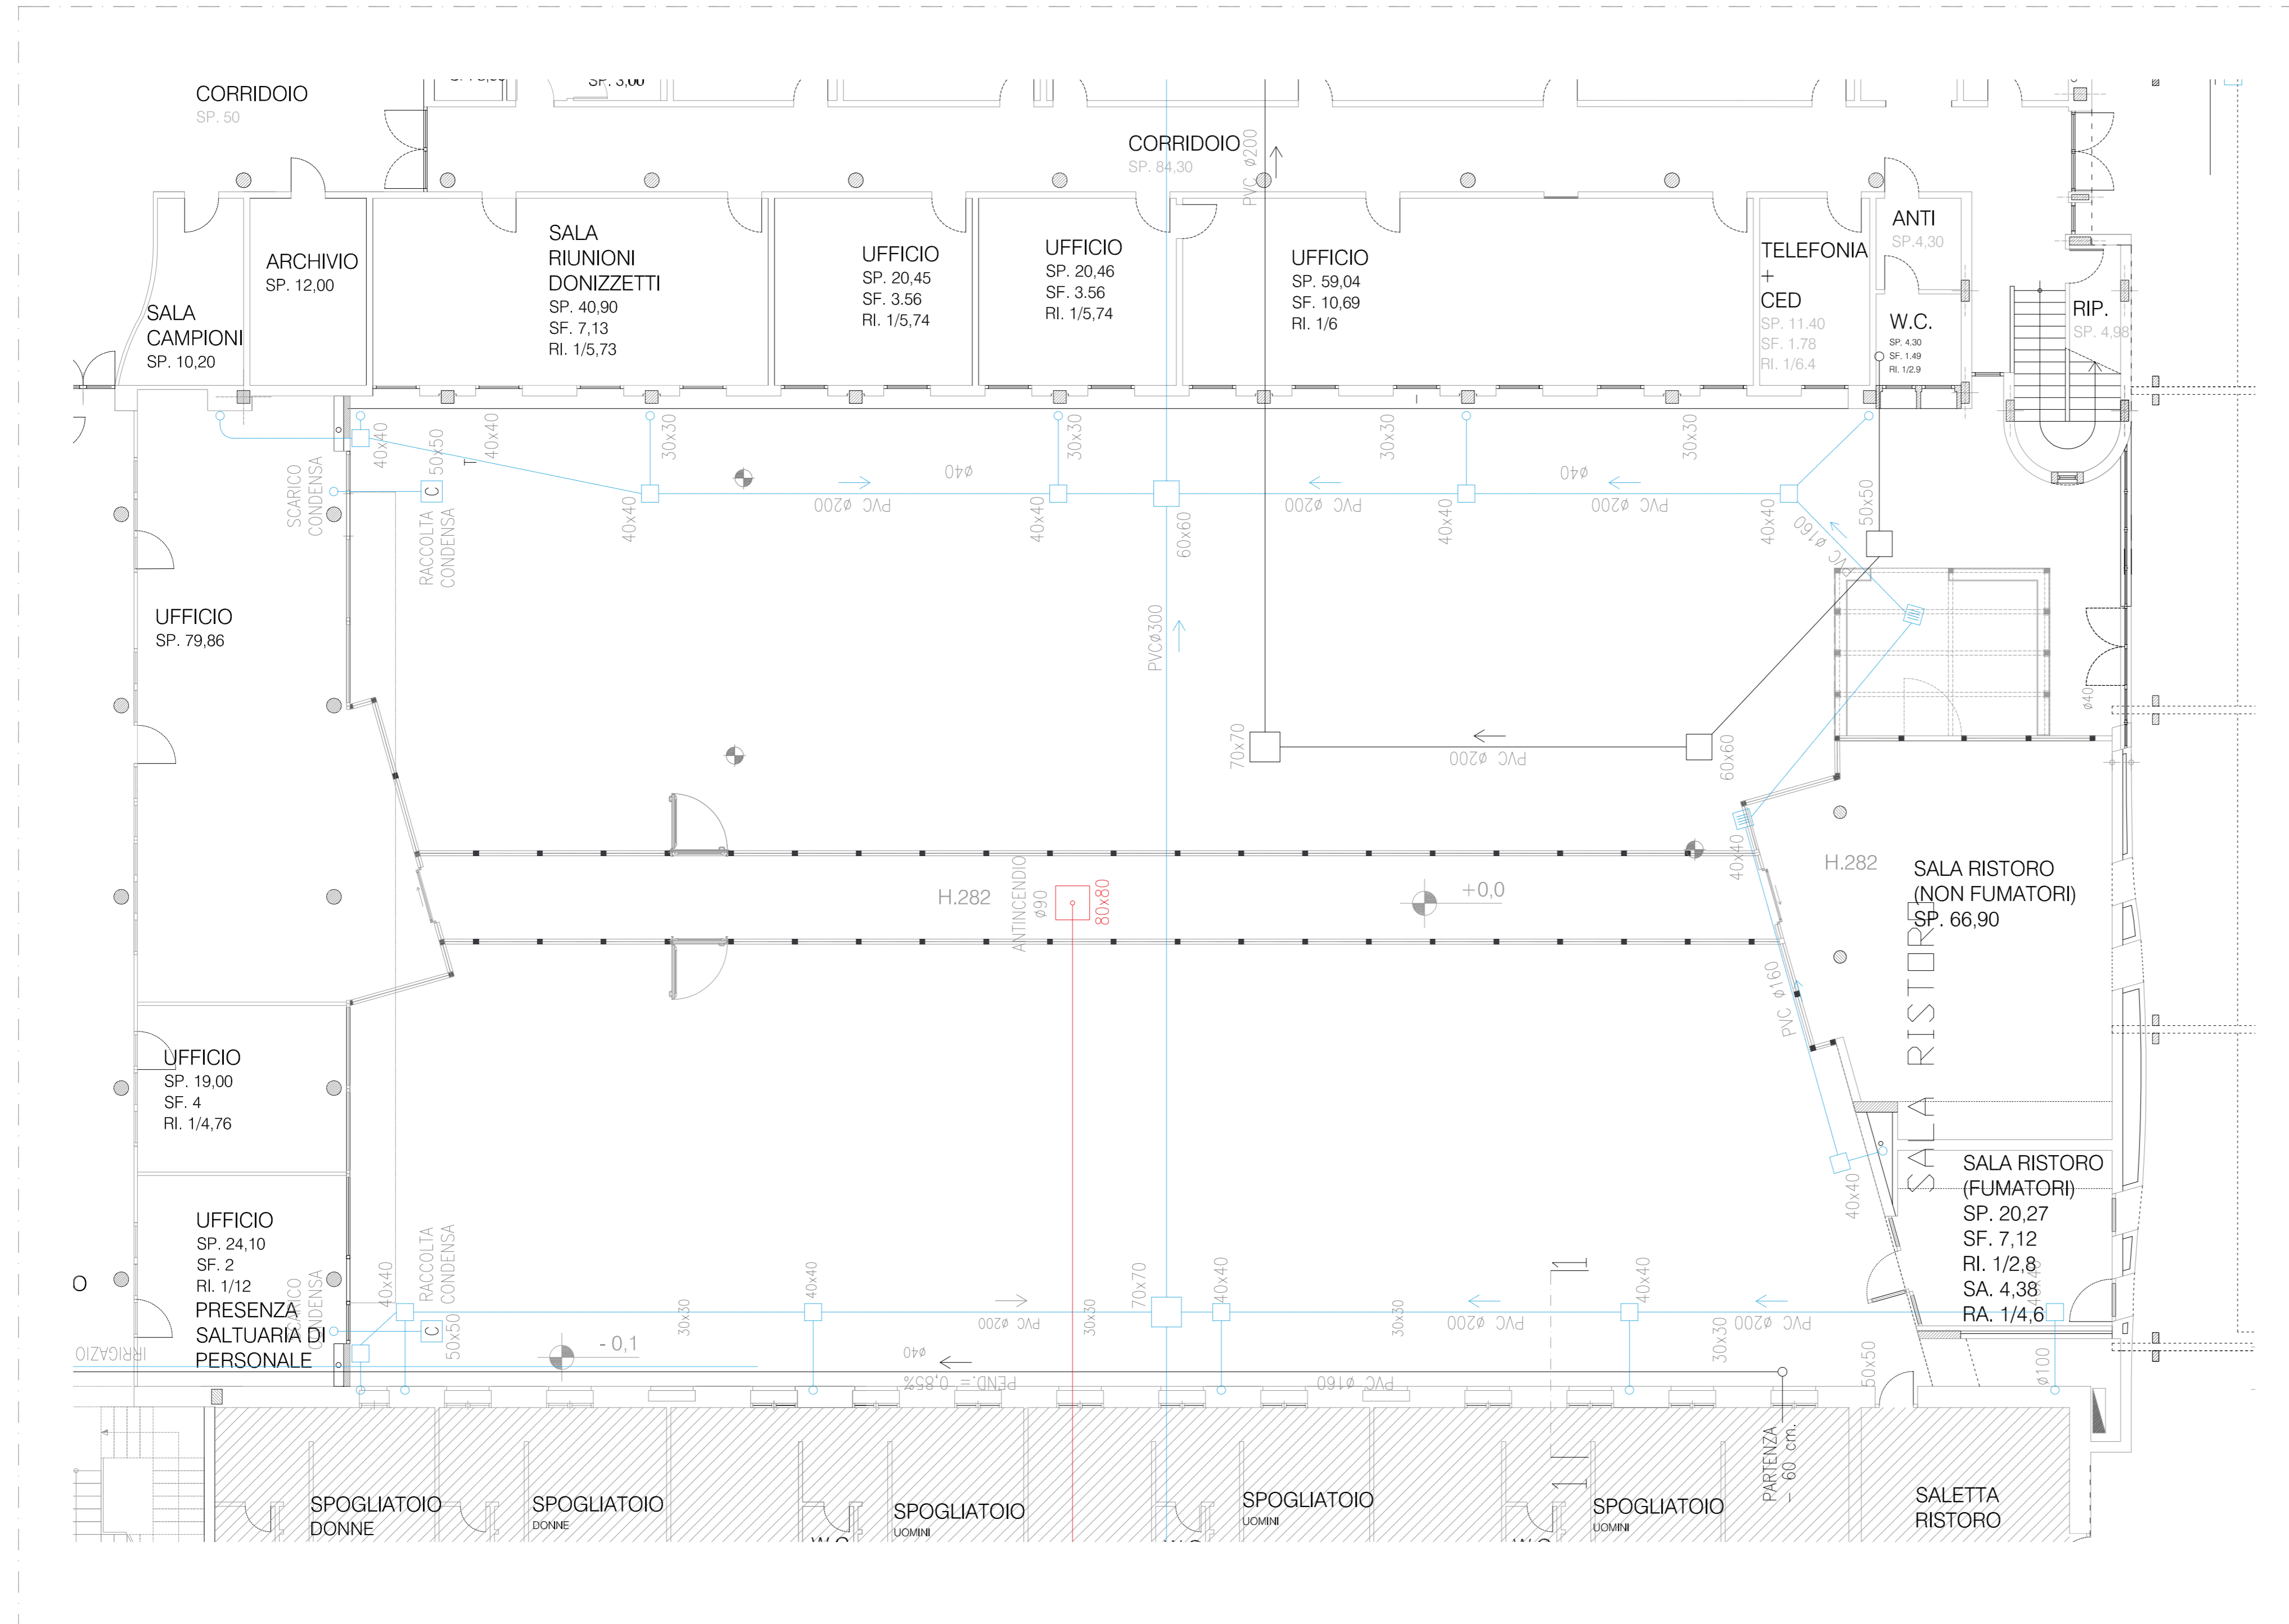

SCHEMA SISTEMA FOGNARIO\_ scala 1:100

REV	DATA / DATE	DESCRIZIONE / DESCRIPTION	IL RICHIEDENTE	IL PROGETTISTA

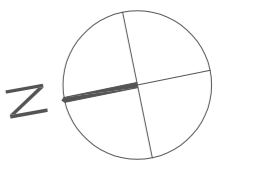

L22 e DEGW sono divisioni di:  
 Lombardini S.p.A. 20143 Milano, Italia  
 Via Lombardini 22 T +39 02 36 59 62 00 F +39 02 83 20 13 97  
 ufficio@lombardini.it www.l22.it  
 Capitale sociale Euro 100 000 I.v.  
 C.F./P.IVA: 05565600964 R.E.A. 1827099  
 Sistema di gestione qualità conforme alla UNI EN ISO  
 9001:2008 - Certificato N. 50 100 8319 da TÜV Italia



L'originale del presente documento è pervenuto  
 tramite P.E.C. agli atti comunali in data  
 13/11/2018 prot. n. 15749

COMMITTENTE / CLIENT:  
 Tetra Pak Carta S.p.A.

PROGETTO / PROJECT:  
 Nuovi Uffici Tetra Pak  
 Rubiera, Viale della Resistenza 56/A (MO)

PROGETTISTA / DESIGNER:  
 Lombardini S.p.A. - Arch. Marco Amosso Iscr. Ord degli Architetti di Torino n°4157  
 Via Lombardini, 22 20143 Milano tel 02.36596200 mail: ufficio.tecnico@l22.it

OGGETTO / OBJECT:  
 Istanza Preventiva di Conferenza di Servizi

TITOLO / DESCRIPTION:  
 Pianta piano terra  
 Schema sistema fognario

DISEGNATO DA: DRAWN BY: MCA / MMI	CONTROLLATO DA: CHECKED BY: CBO	DATA / DATE: 29/10/2018	SCALA / SCALE: 1:100	DATA REV.: -
FORMAT: NOME FILE / FILE NAME: A1	COMMESSA / JOB: 1317_schema fognario	TAVOLA / DRAWING: AC-0006	REV.: -	