

Cod. Identificativo:

EM

Rev.00

MANUALE M1.3

Rev. 00

Dott. Ing. LUCA CASOTTI

OGGETTO:

DISEGNI PLANIMETRICI


IMPIANTI:

**Impianto elettrico di illuminazione
presso Palazzo dello sport "Pala Bursi"
Rubiera (RE)**

COMMITTENTE:

**COMUNE DI RUBIERA
Via Emilia Est, 5 – 42048 Rubiera (RE)
P.IVA 00441270352**


21P200_10

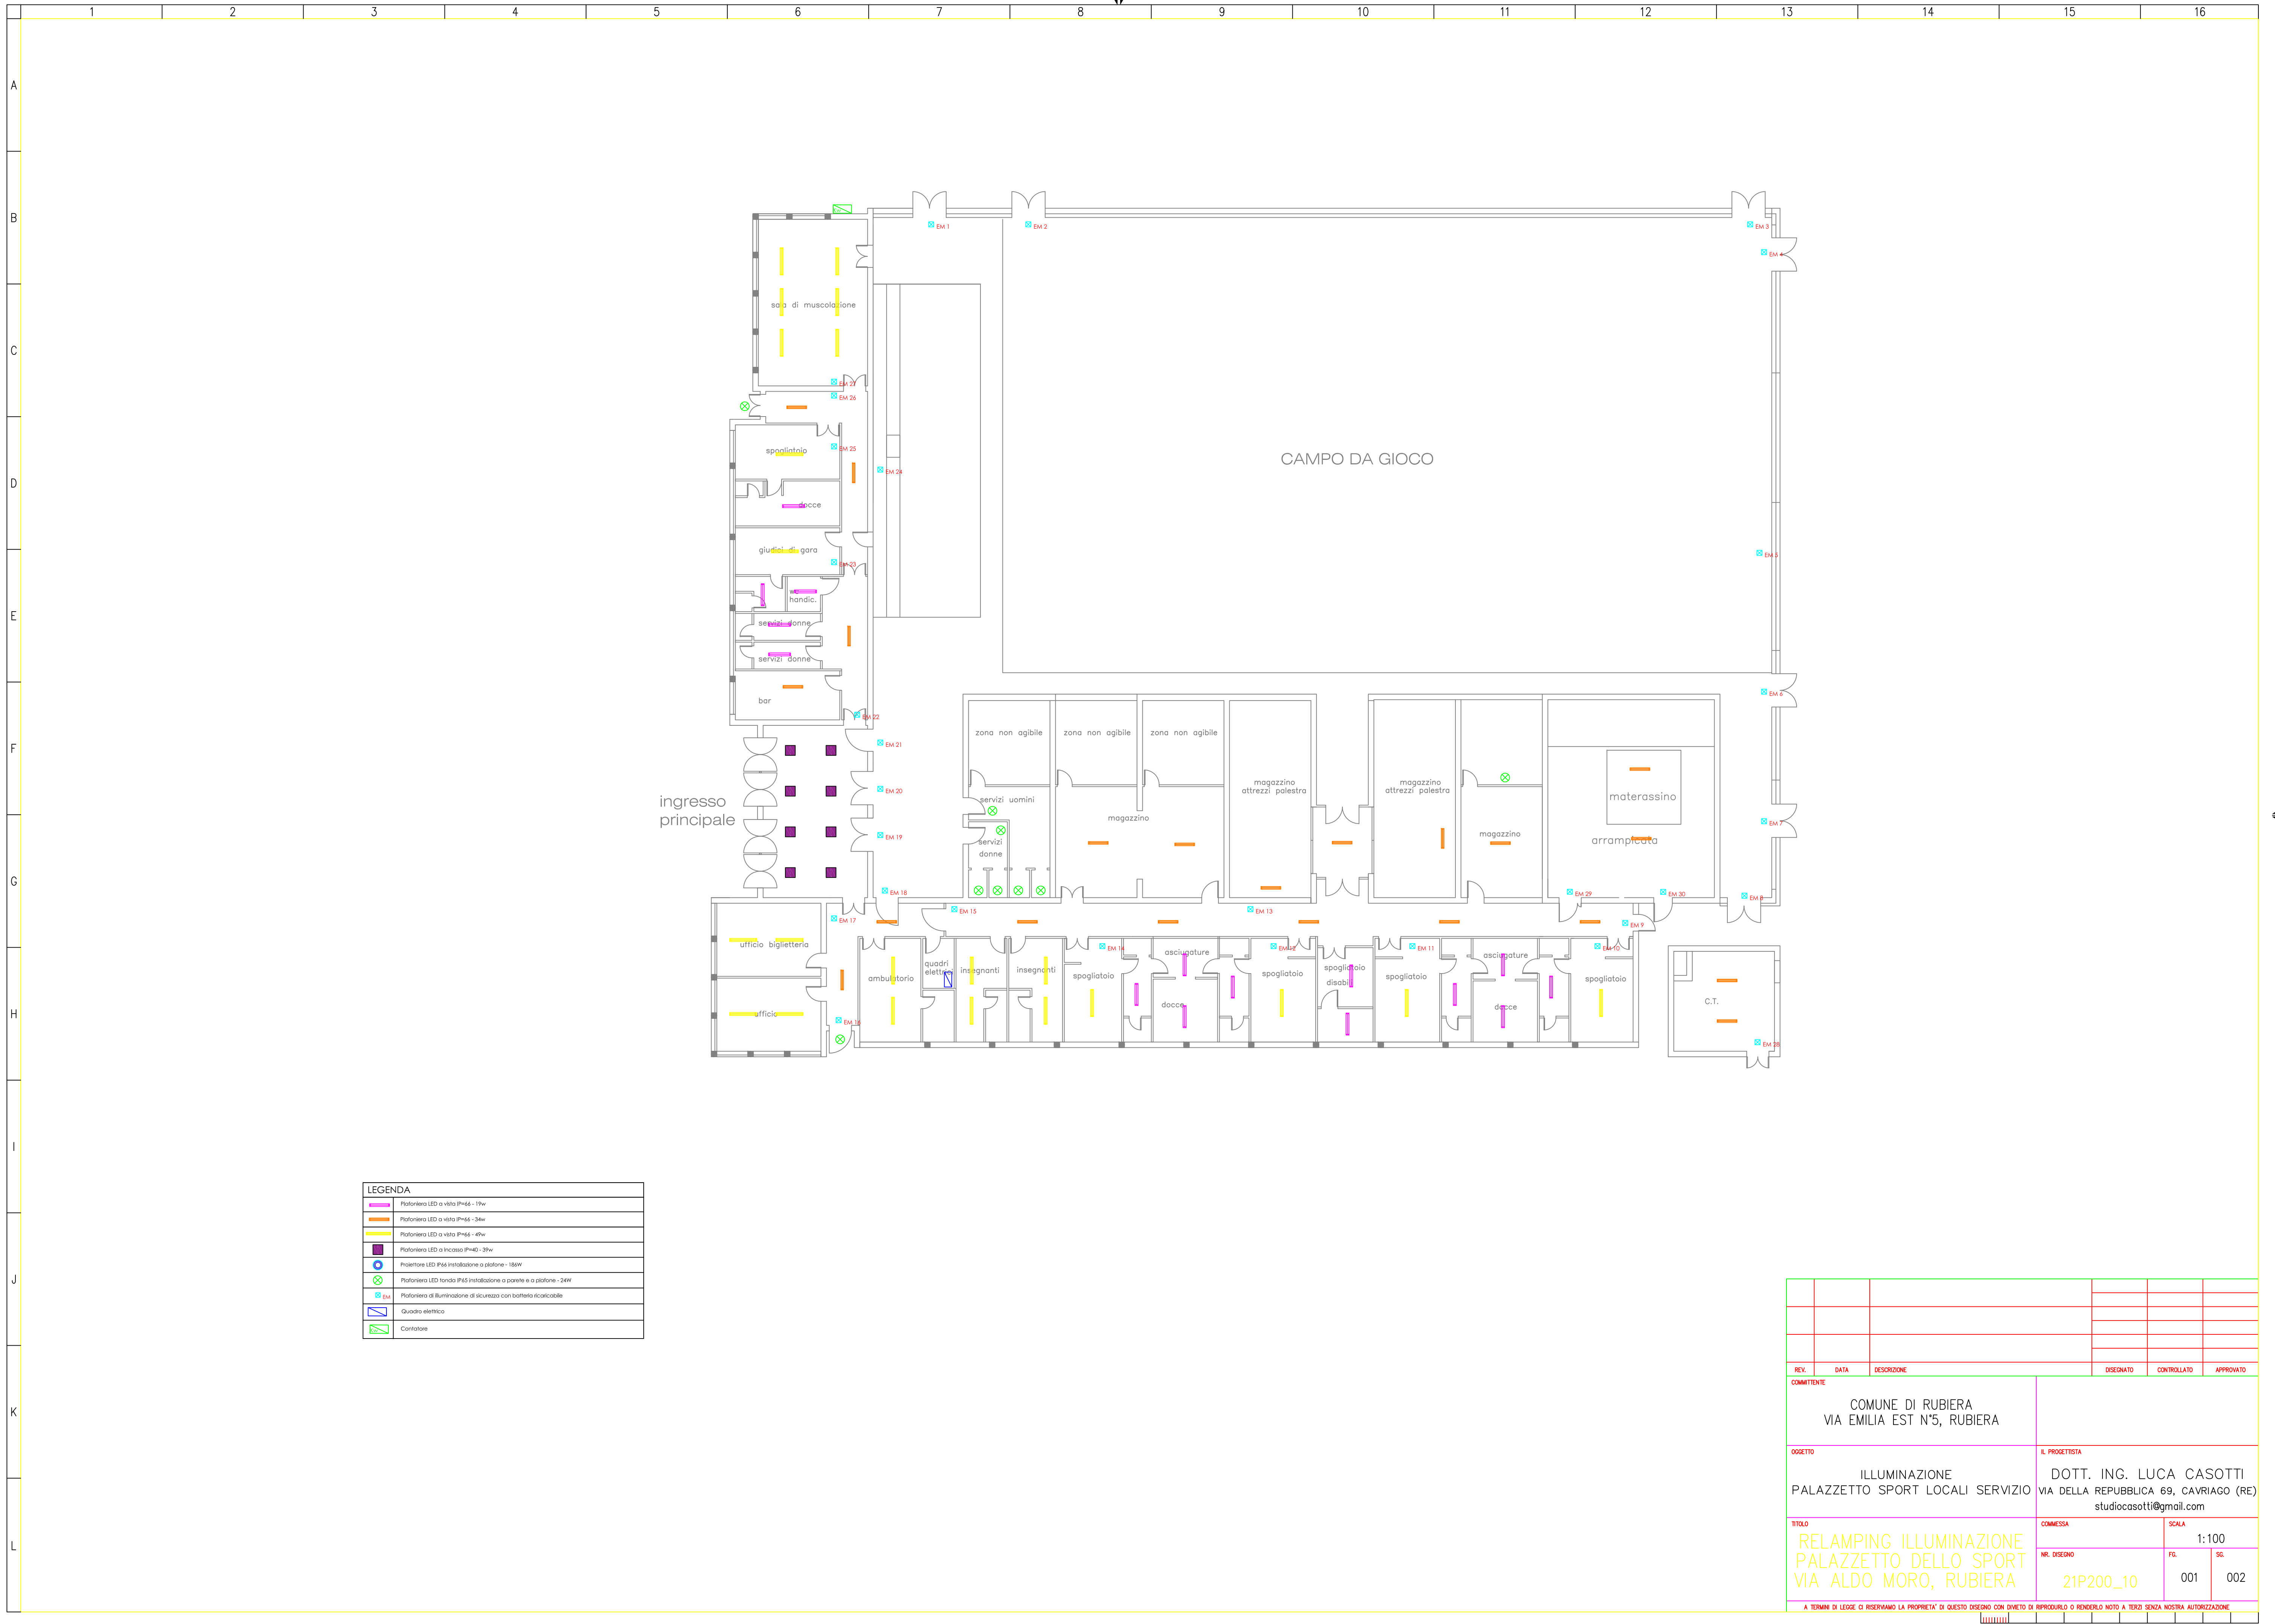

LEGENDA

	Plafondiera LED a vista IP44 - 15w
	Plafondiera LED a vista IP44 - 34w
	Plafondiera LED a vista IP44 - 49w
	Plafondiera LED a incasso IP40 - 39w
	Plafondiera LED IP44 installazione a parete o a plafone - 180w
	Plafondiera LED IP44 installazione a parete o a plafone - 240w
	Plafondiera di illuminazione di sicurezza con batteria ricaricabile
	Quadro elettrico
	Contatore

REV.	DATA	DESCRIZIONE	DISGNATO	CONTROLLATO	APPROVATO
COMMITTENTE COMUNE DI RUBIERA VIA EMILIA EST N°5, RUBIERA			IL PROGETTISTA DOTT. ING. LUCA CASOTTI VIA DELLA REPUBBLICA 69, CAVRIAGO (RE) studiocasotti@gmail.com		
OGGETTO ILLUMINAZIONE PALAZZETTO SPORT LOCALI SERVIZIO			TITOLO RELAMPING ILLUMINAZIONE PALAZZETTO DELLO SPORT VIA ALDO MORO, RUBIERA		
COMMESSA 21P200_10			SCALA 1:100		
NR. DISEGNO 001			SG. 002		
<small>A TERMINI DI LEGGE CI RISERVAMO LA PROPRIETA' DI QUESTO DISEGNO CON DIVIETO DI RIPRODURLO O RENDERSILO NOTO A TERZI SENZA NOSTRA AUTORIZZAZIONE</small>					

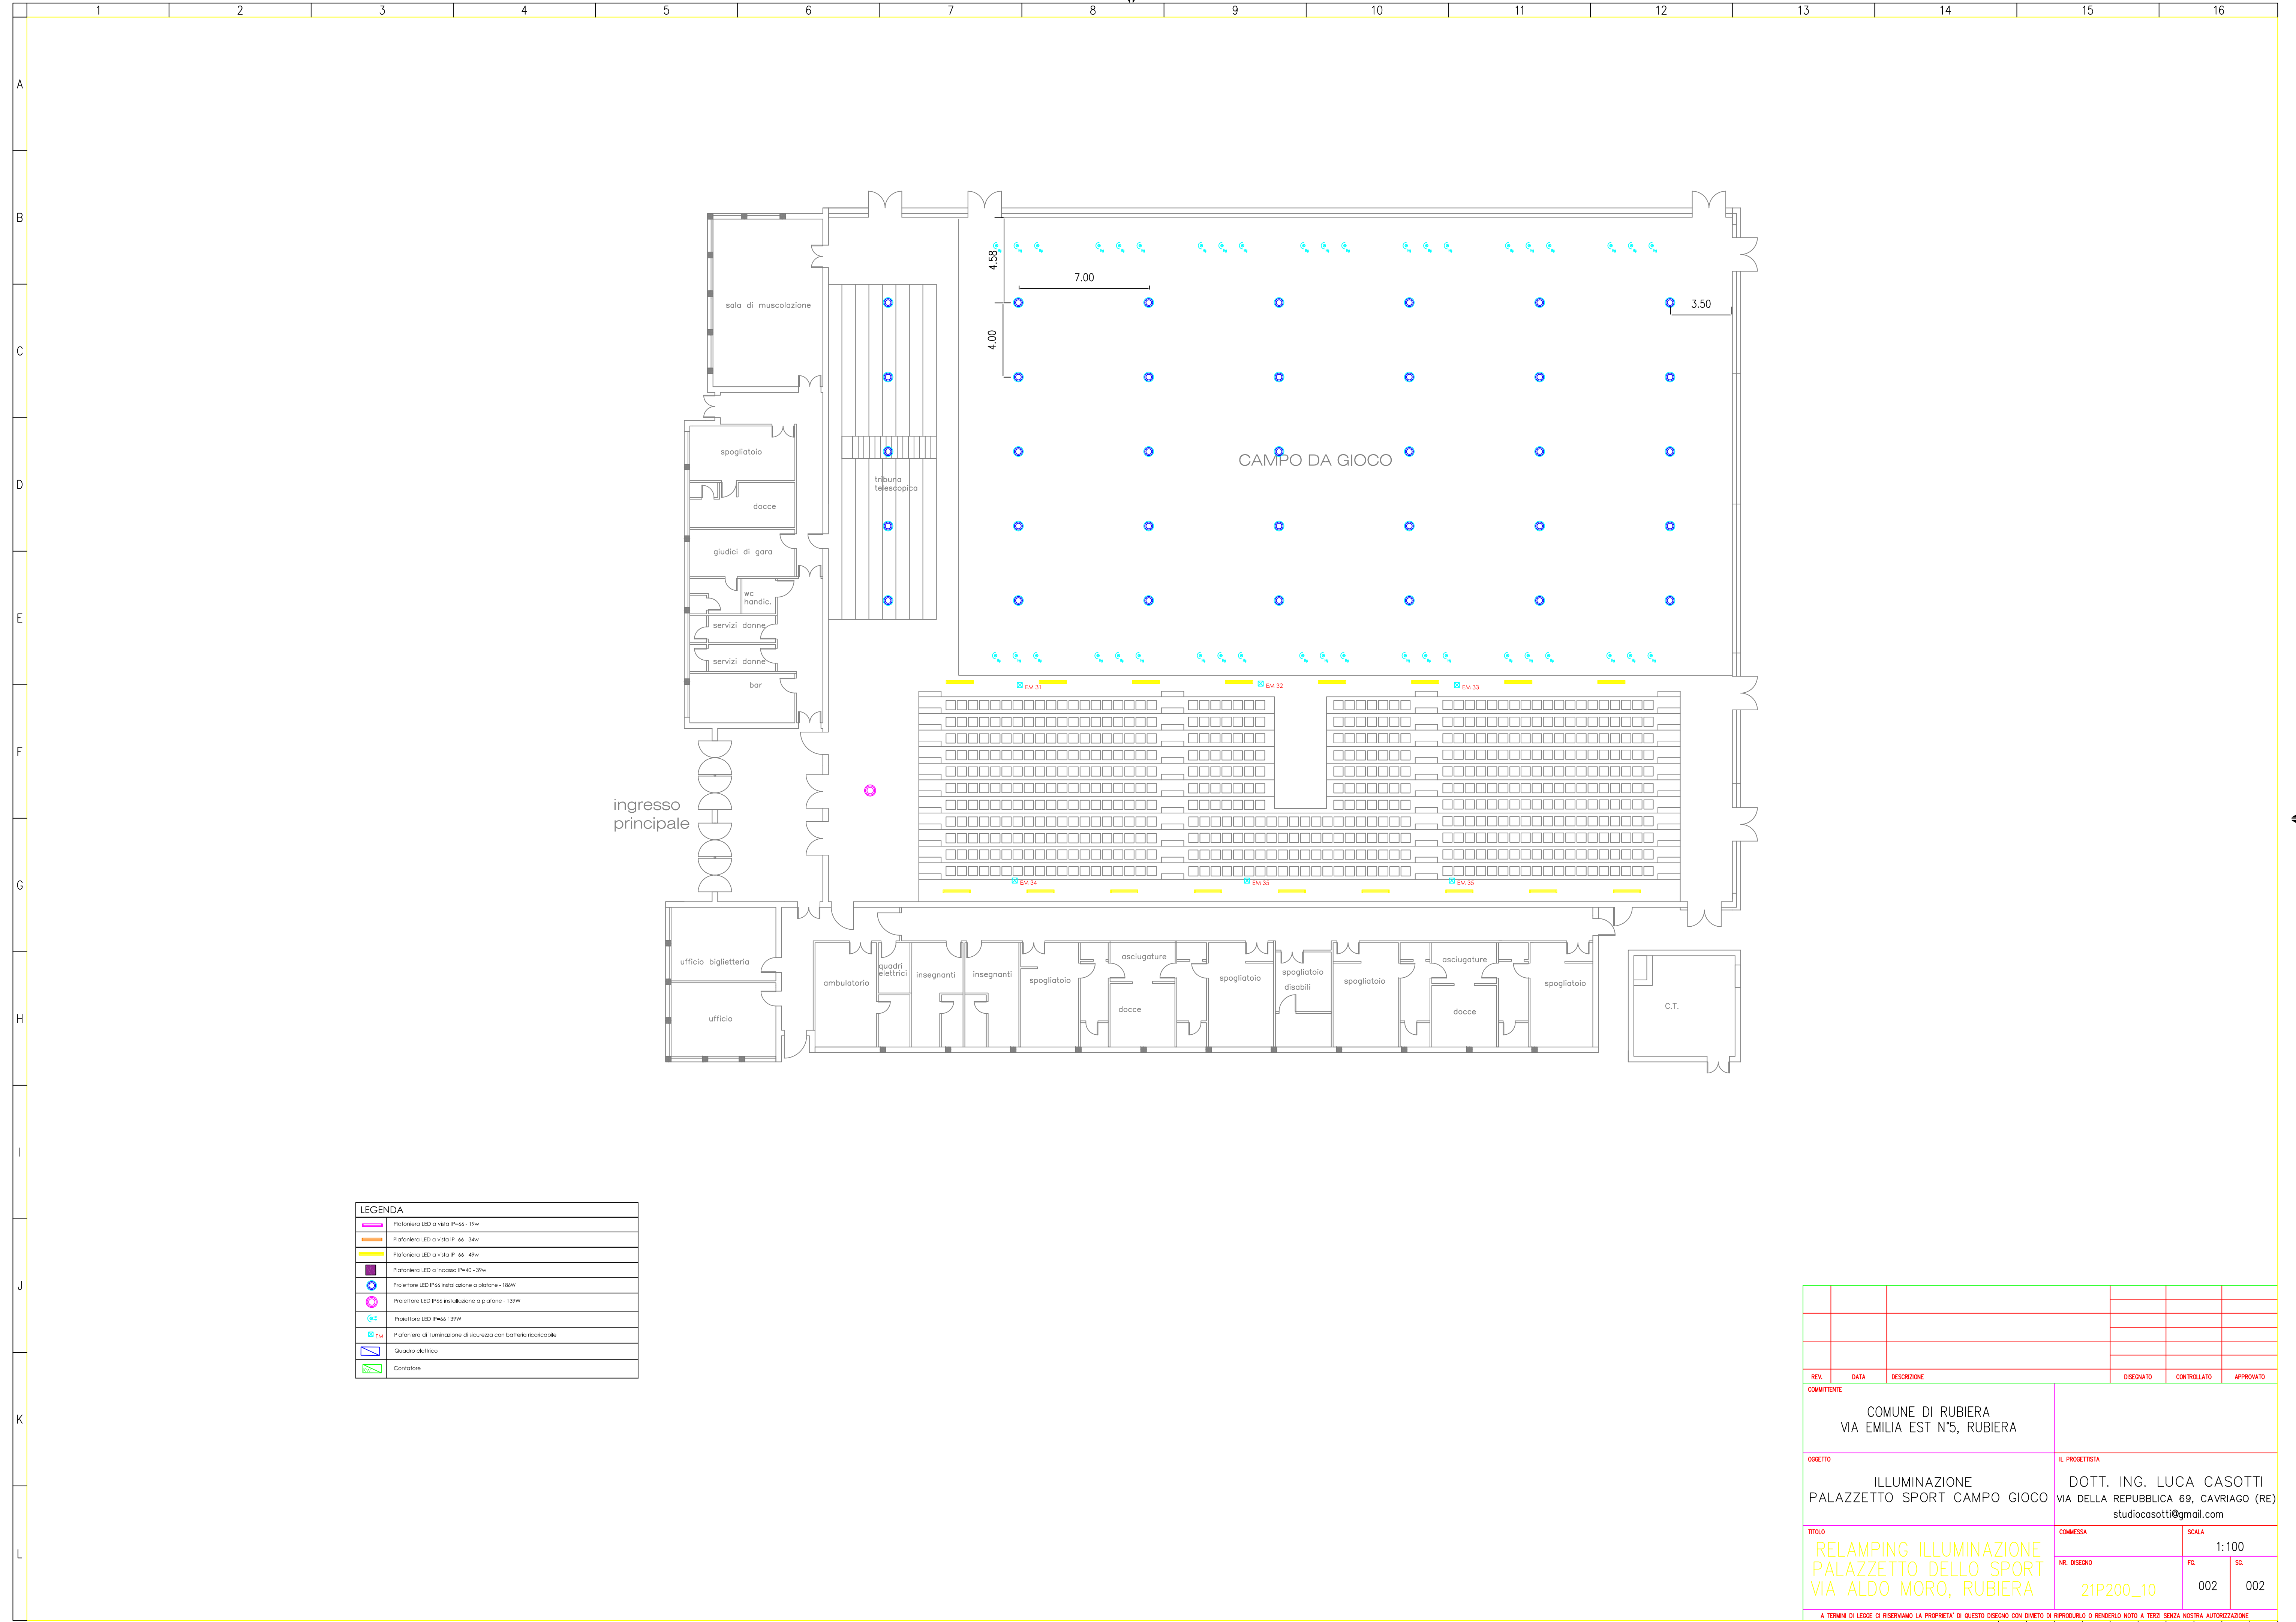

LEGENDA	
	Proiettore LED a vito IP66 - 19w
	Proiettore LED a vito IP66 - 36w
	Proiettore LED a vito IP66 - 49w
	Proiettore LED a incasso IP40 - 39w
	Proiettore LED IP66 installazione a platone - 186W
	Proiettore LED IP66 installazione a platone - 139W
	Proiettore LED IP66 139W
	Plafondiera di illuminazione di sicurezza con batteria ricaricabile
	Quadrato elettrico
	Contatore

REV.	DATA	DESCRIZIONE	DISEGNATO	CONTROLLATO	APPROVATO
COMITENTE					
COMUNE DI RUBIERA VIA EMILIA EST N°5, RUBIERA					
OGGETTO			IL PROGETTISTA		
ILLUMINAZIONE PALAZZETTO SPORT CAMPO GIOCO			DOTT. ING. LUCA CASOTTI VIA DELLA REPUBBLICA 69, CAVRIAGO (RE) studiocasotti@gmail.com		
TITOLO			COMMESSA		SCALA
RELAMPING ILLUMINAZIONE PALAZZETTO DELLO SPORT VIA ALDO MORO, RUBIERA			21P200_10		1:100
			NR. DISEGNO	FG.	SG.
			002	002	002
<small>A TERMINI DI LEGGE CI RISERVAMO LA PROPRIETA' DI QUESTO DISEGNO CON DIVIETO DI RIPRODURLO O RENDERSLO NOTO A TERZI SENZA NOSTRA AUTORIZZAZIONE</small>					